


KANALIZACE A VODOVOD PSÁRY, DOLNÍ JIŘČANY - LOKALITA VYSOKÁ CELKOVÁ SITUACE STAVBY MĚŘÍTKO 1:2000

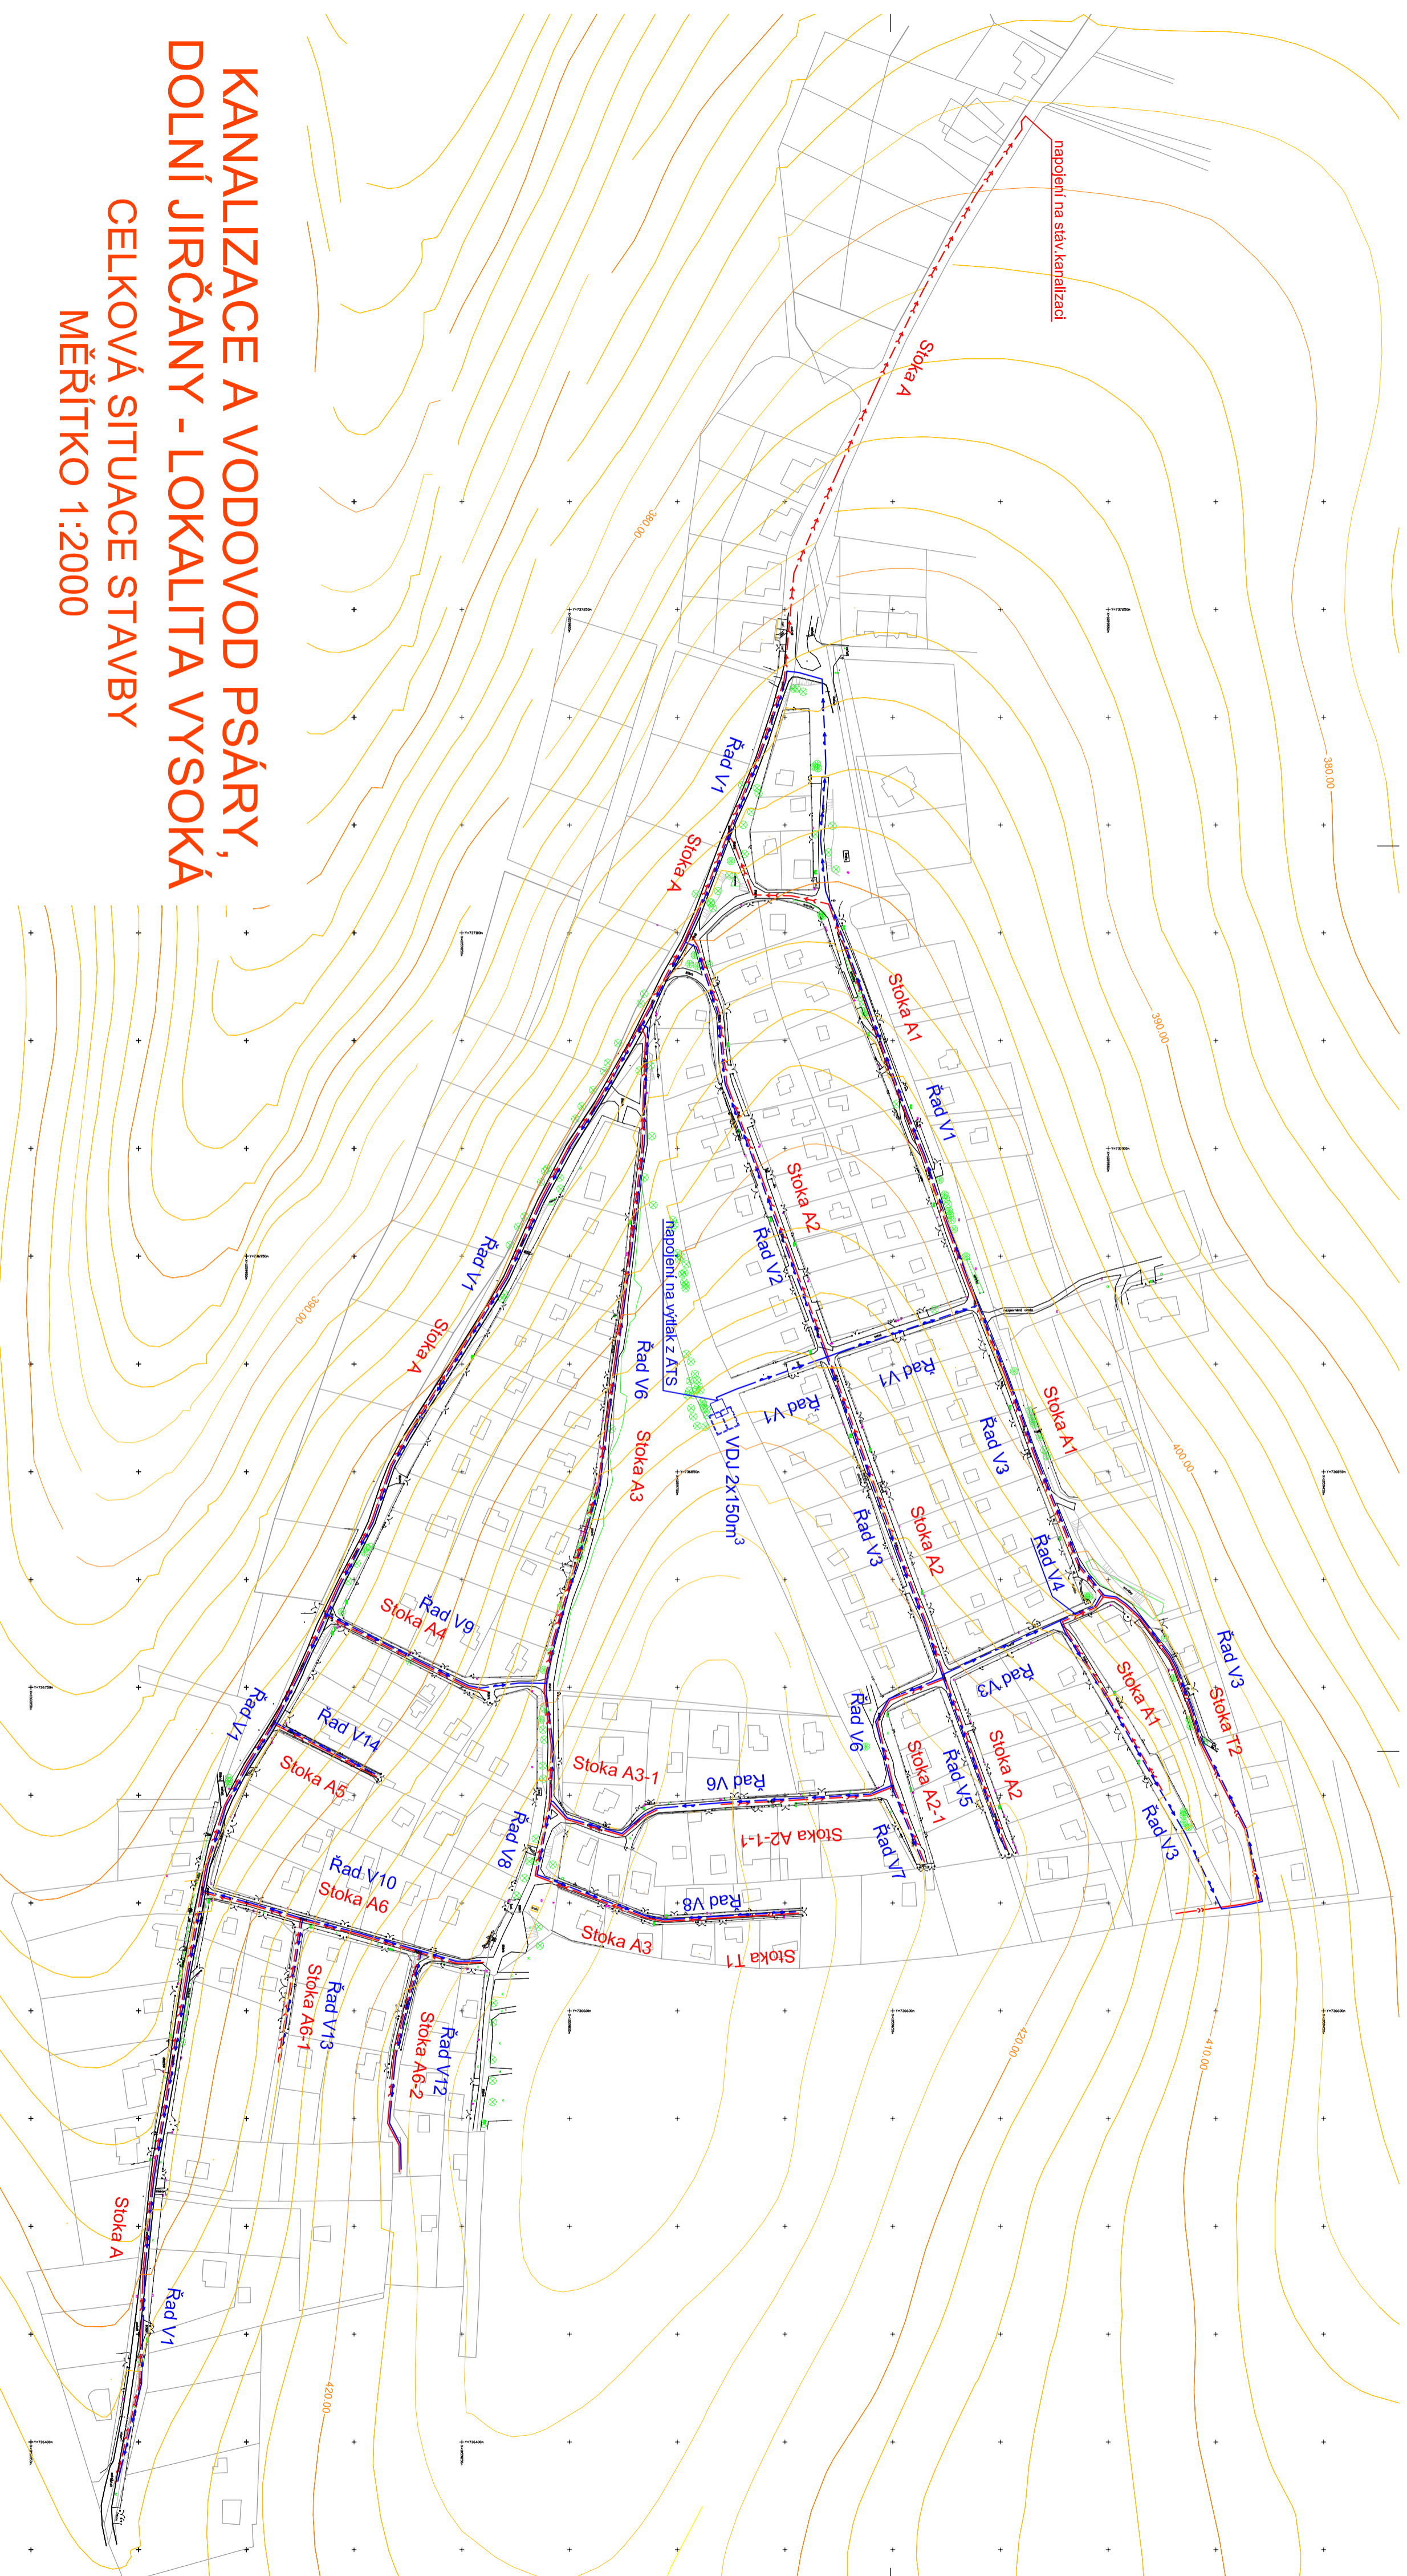

LEGENDA - INŽENÝRSKÉ SÍŤ


	NAKRESLENÁ GRAFICKÁ STAVBA KANALIZACE
	NAKRESLENÁ TECHNICKÁ STAVBA KANALIZACE
	NAKRESLENÁ VODOVODNÍ SÍŤ

POLOHOPIŠNÝ SYSTÉM:

JTSK

VÝŠKOPISNÝ SYSTÉM:

B.P.V.

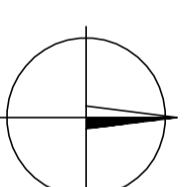

PROJEKT IV	PROJEKTOVÝ A INŽENÝRSKÝ ATELIER, JILEMNICKÁ 707, PRAHA 9-KBEŘI, 197 00	
ZOOP. PROJEKTANT	KANCELÁŘ PRAHA 8 - LIBEŇ PŘD HÁKEM 2203/3, 180 00, TEL.: 22584965, TEL./FAX: 22591383	
ING. JAROSLAV KNOJTEK	ING. DANIĚL NEKOLA	ING. JAROSLAV KNOJTEK

MÍSTO STAVBY:	PSÁRY - DOLNÍ JIŘČANY	HLAVNÍ INŽENÝR-PROJEKTUJ:	ING. JAROSLAV KNOJTEK
OBŘADOVATEL:	OBEC PSÁRY, Prošská 137, 252 44 Psáry		

STAVBA:	STUPĚŇ PD	DUR
KANALIZACE A VODOVOD PSÁRY, DOLNÍ JIŘČANY - LOKALITA VYSOKÁ	ČÍSLO ZÁKAZKY	133/09
	DATUM	7/2009
	MĚŘÍTKO	1:2000
PRÍLOHA:	ČÍSLO PRÍLOHY	D.2.

CELKOVÁ SITUACE STAVBY