


# TLAKOVÁ KANALIZACE A VODOVOD PSÁRY, DOLNÍ JIRČANY - LOKALITA VYSOKÁ

## KOORDINAČNÍ SITUACE


### MĚŘÍTKO 1:2000

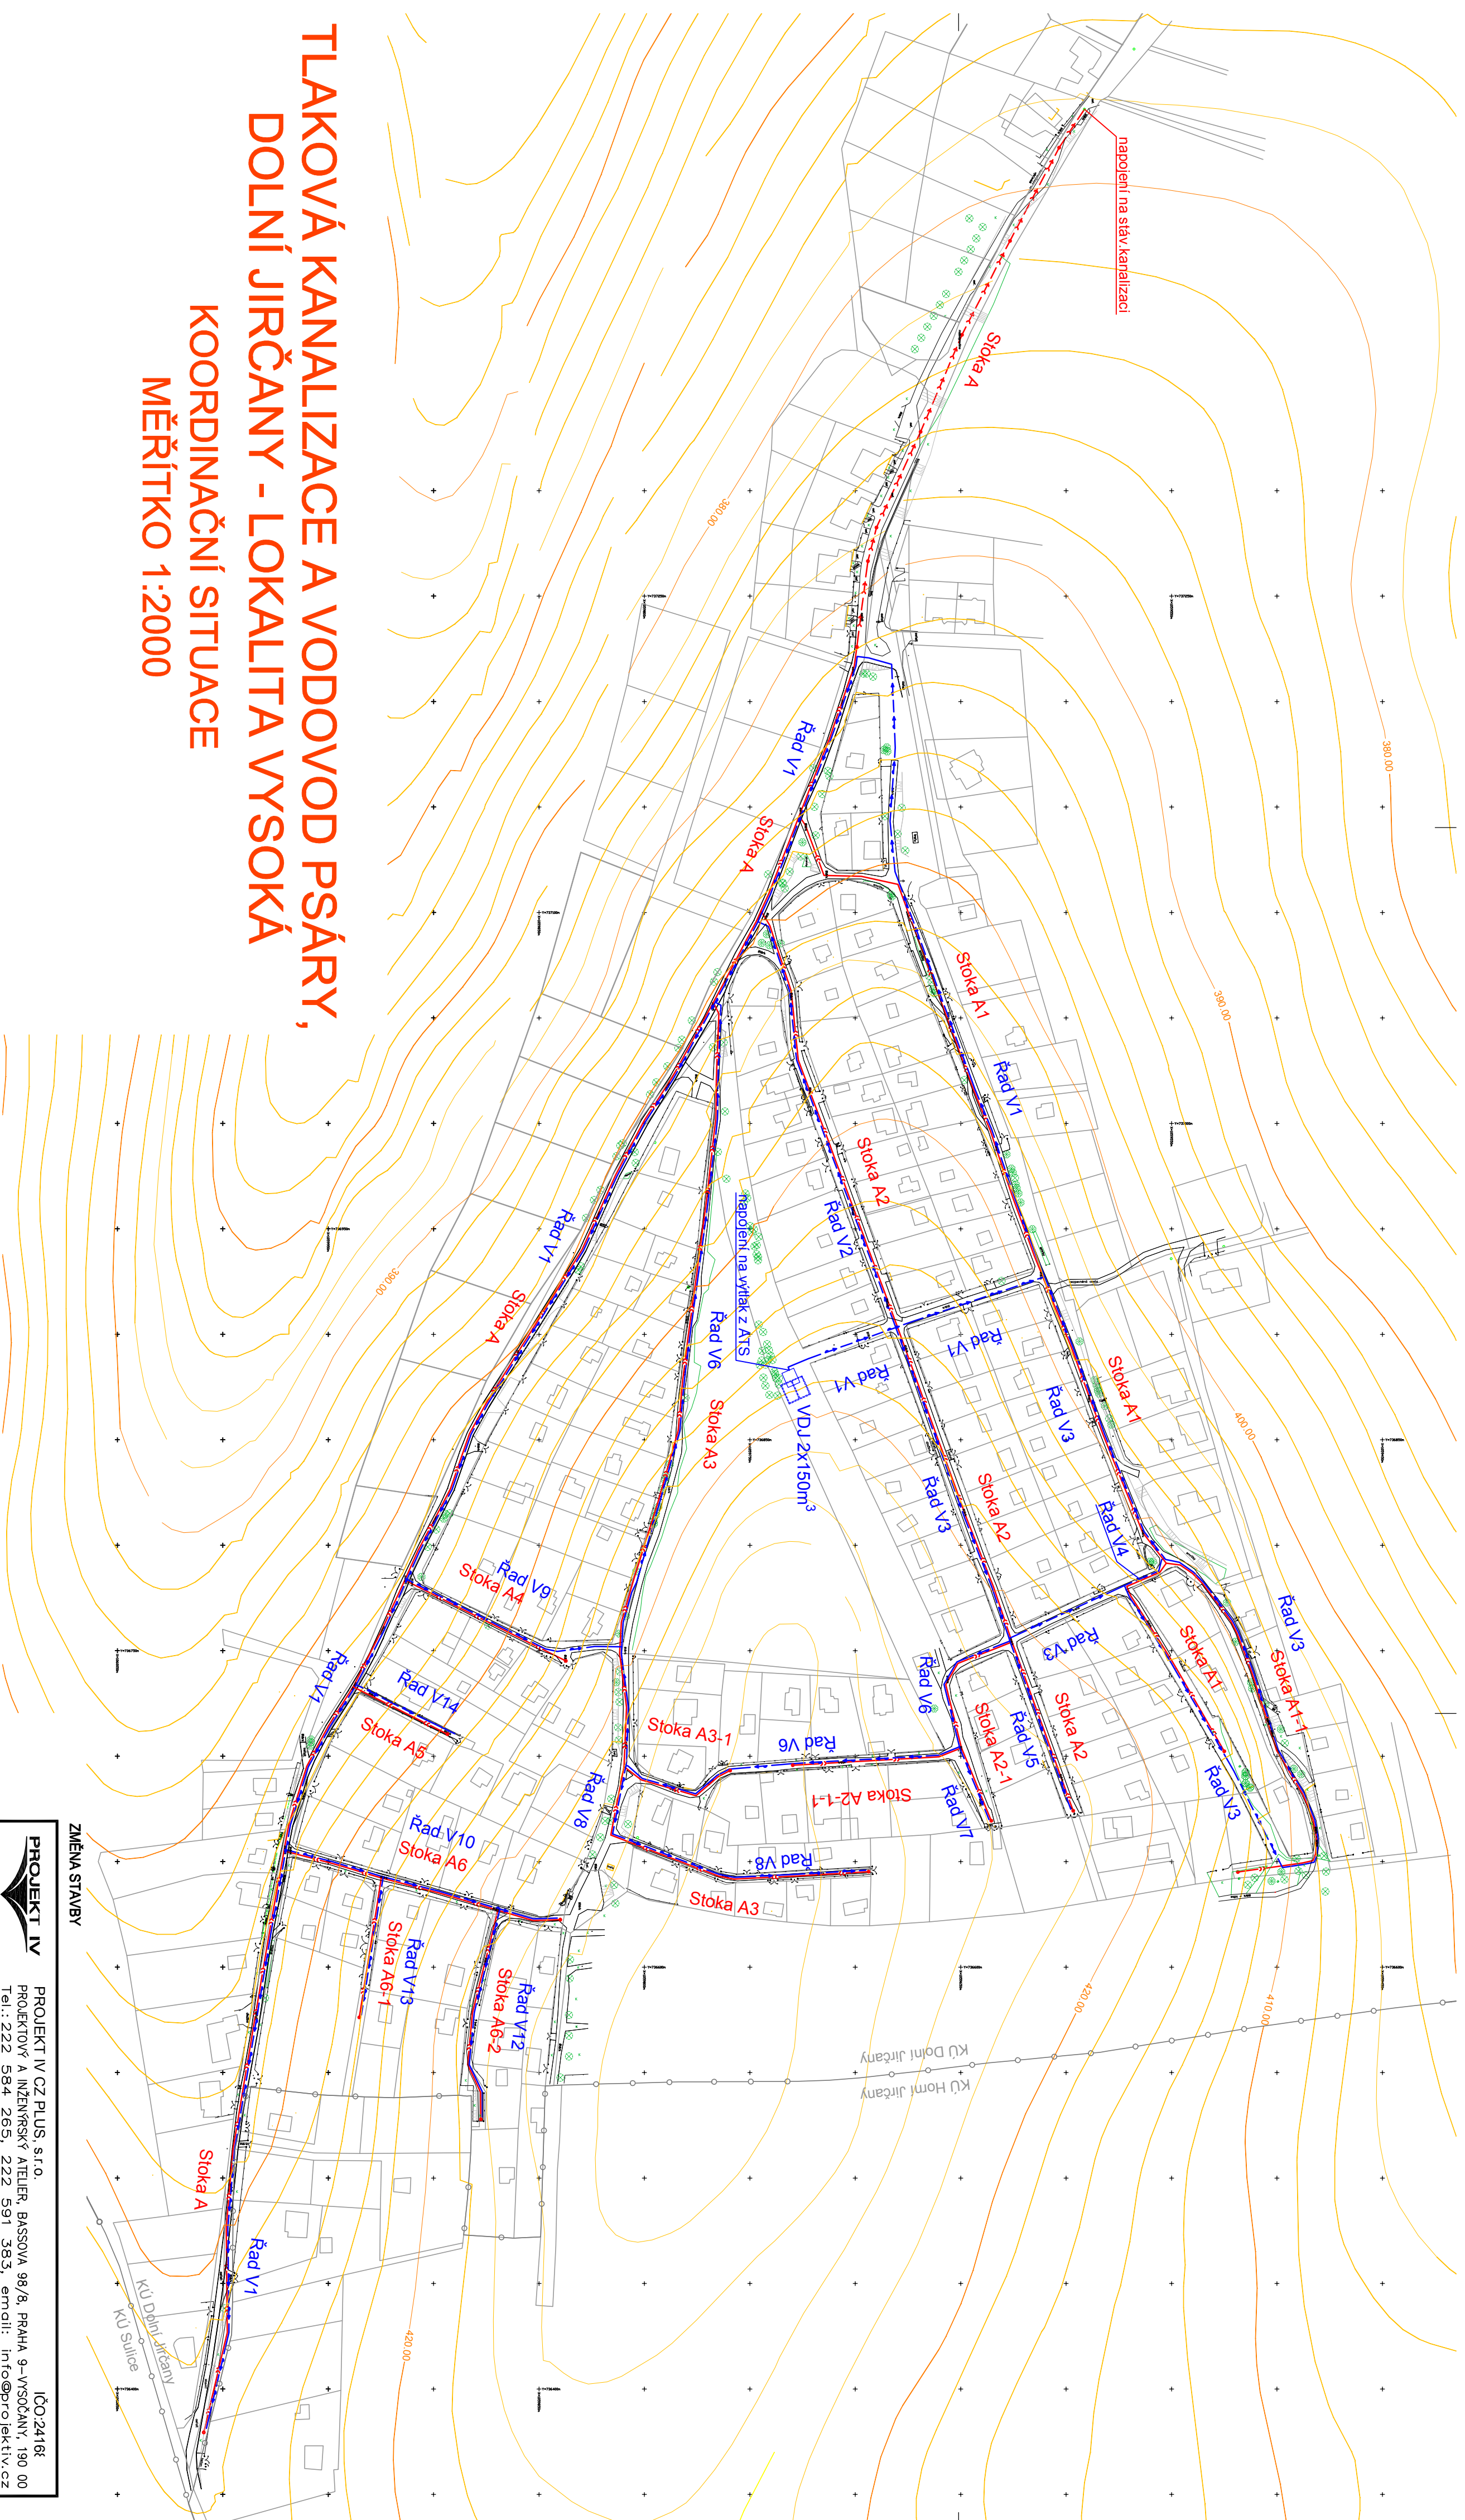

LEGENDA – INŽENÝRSKÉ SÍŤ

	NAVRHOVANÁ GRAFICKÁ SPÁJKOVÁ KANALIZACE
	NAVRHOVANÁ TLAKOVÁ SPÁJKOVÁ KANALIZACE
	NAVRHOVANÉ VODOVODNÉ ŘÁDKY

POLOHOPIŠNÝ SYSTÉM:  
JTSK  
VÝŠKOPISNÝ SYSTÉM:  
B.P.V.

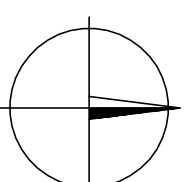

#### ZMĚNA STAVBY

<b>PROJEKT IV</b>	PROJEKT IV CZ PLUS, S.R.O.	IČO: 24161
ZDOP. PROJEKTANT	PROJEKTOVÝ A INŽENÝRSKÝ ATELIER, BASSOVA 98/8, PRAHA 9 – VYSOČANY, 190 00 Tel.: 222 584 265, 222 591 383, email: info@projektiv.cz	
ING. JAROSLAV KNOTEK	VYPRACOVAL	KONTROLOVAL
ING. DAVID NEKOLA	ING. DAVID NEKOLA	ING. JAROSLAV KNOTEK
ING. JAROSLAV KNOTEK	ING. JAROSLAV KNOTEK	ING. JAROSLAV KNOTEK
MÍSTO STAVBY:	PSÁRY – DOLNÍ JIRČANY	
OBJEDNATEL:	OBEC PSÁRY, Proská 137, 252 44 Psáry	
STAVBA:	TLAKOVÁ KANALIZACE A VODOVOD PSÁRY, DOLNÍ JIRČANY - LOKALITA VYSOKÁ	
DATUM:	11/2011	
MĚŘÍTKO:	1:2000	
PŘÍLOHA:	ČÍSLO PŘÍLOHY	C.2